


Условные обозначения

- Vogel & Noot Profil-V 22 600x720** - Марка радиатора, тип, высота и длина радиатора
1000 Bm - нагрузка радиатора, Вт
- - Марка конвектора
- Møhlenhoff QSK EC 260x1750x110** - Ширина, длина, глубина
1060 Bm - Нагрузка конвектора, Вт
- - Модель конвектора
- DELTA LASERLINE VENTIL 3100/16/MLO** - Марка радиатора
1124 Bm - Количество секций
- Тип подключения
- Нагрузка радиатора, Вт
- Модель радиатора

☒ - система управления Møhlenhoff QSK EC

Примечания:

1. Все трубопроводы до радиаторов и петель проложить в теплоизоляции;
2. Все трубопроводы проложить универсальной многослойной трубой TECEfle;
3. Все трубопроводы в местах пересечений со стальными балками в защитных гильзах;
4. Все неподписанные подводы к приборам принять Ф16.

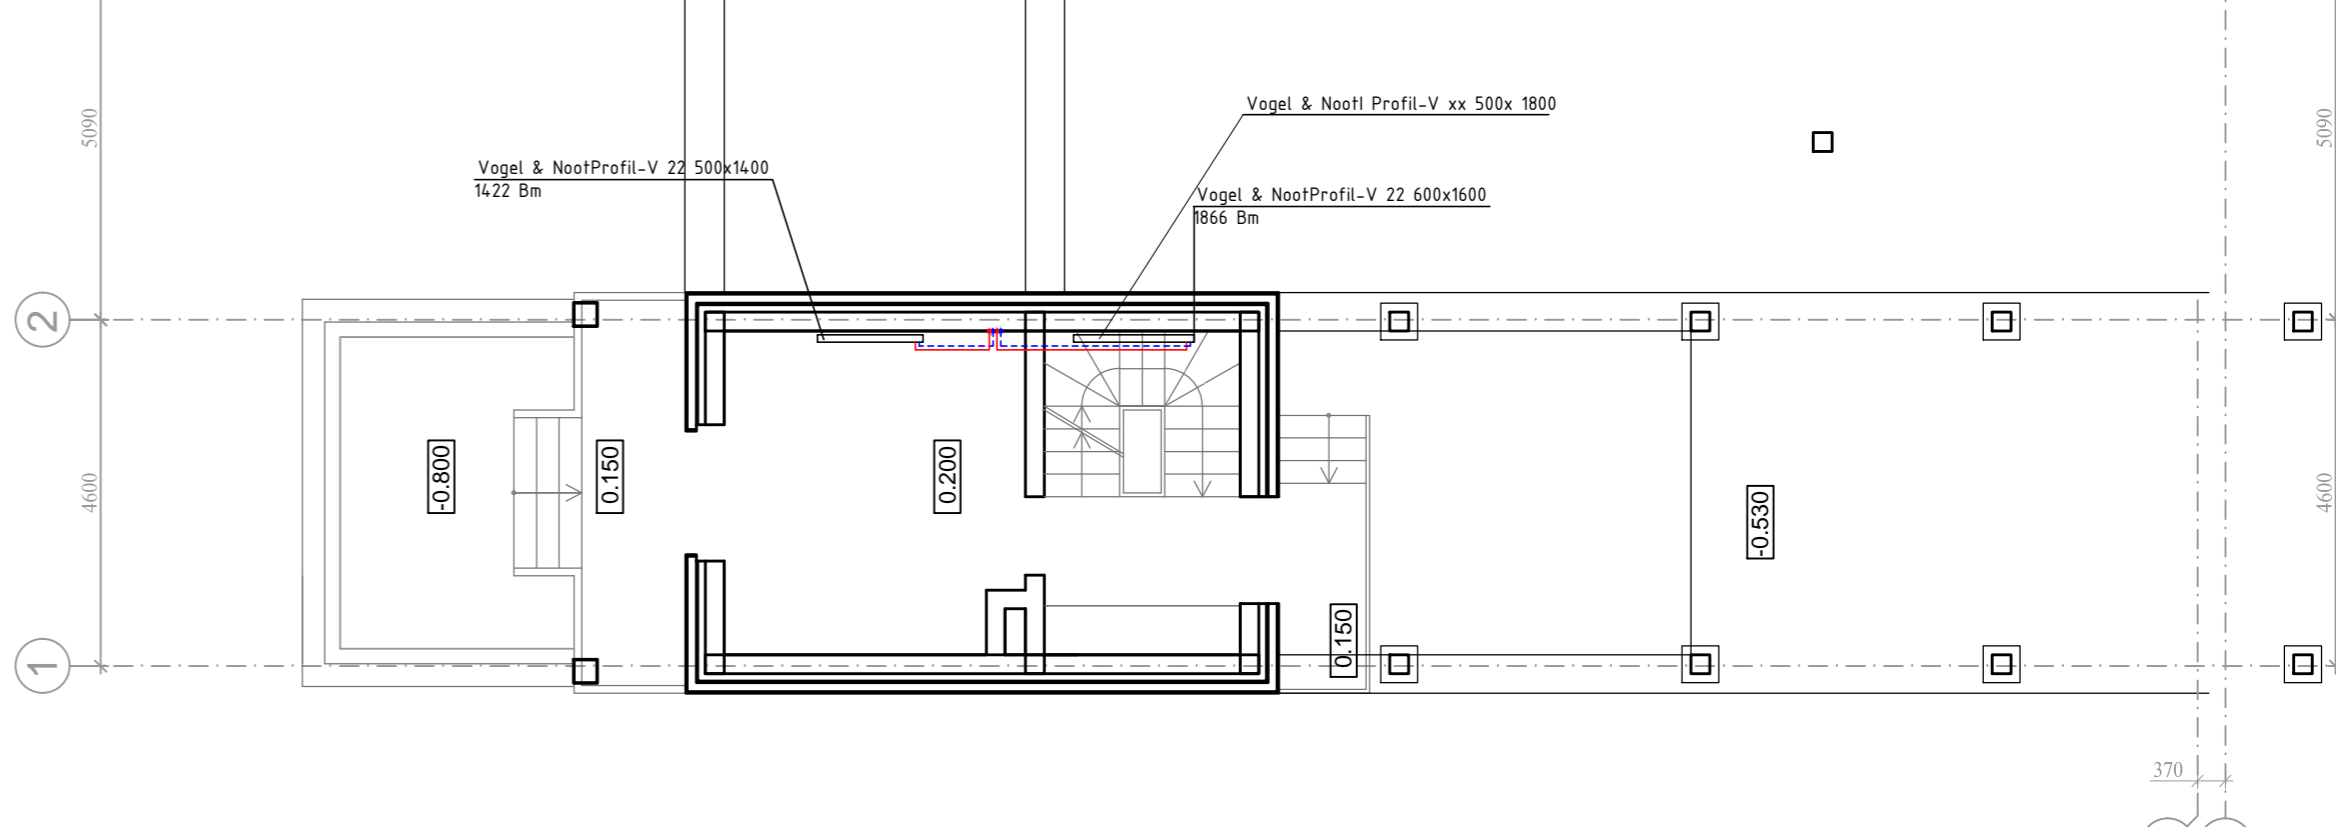

Изм.	Лист	№ докум.	Подпись	Дата	Объект: Московская обл., Истринский р-он, дер. Чесноково, участок №	Стадия	Лист	Листов
Разраб.	Демко А. П.					Р	4	17
Проверил	Щадров А.Е.					Отопление		
Н. контр						План 1-го этажа		